


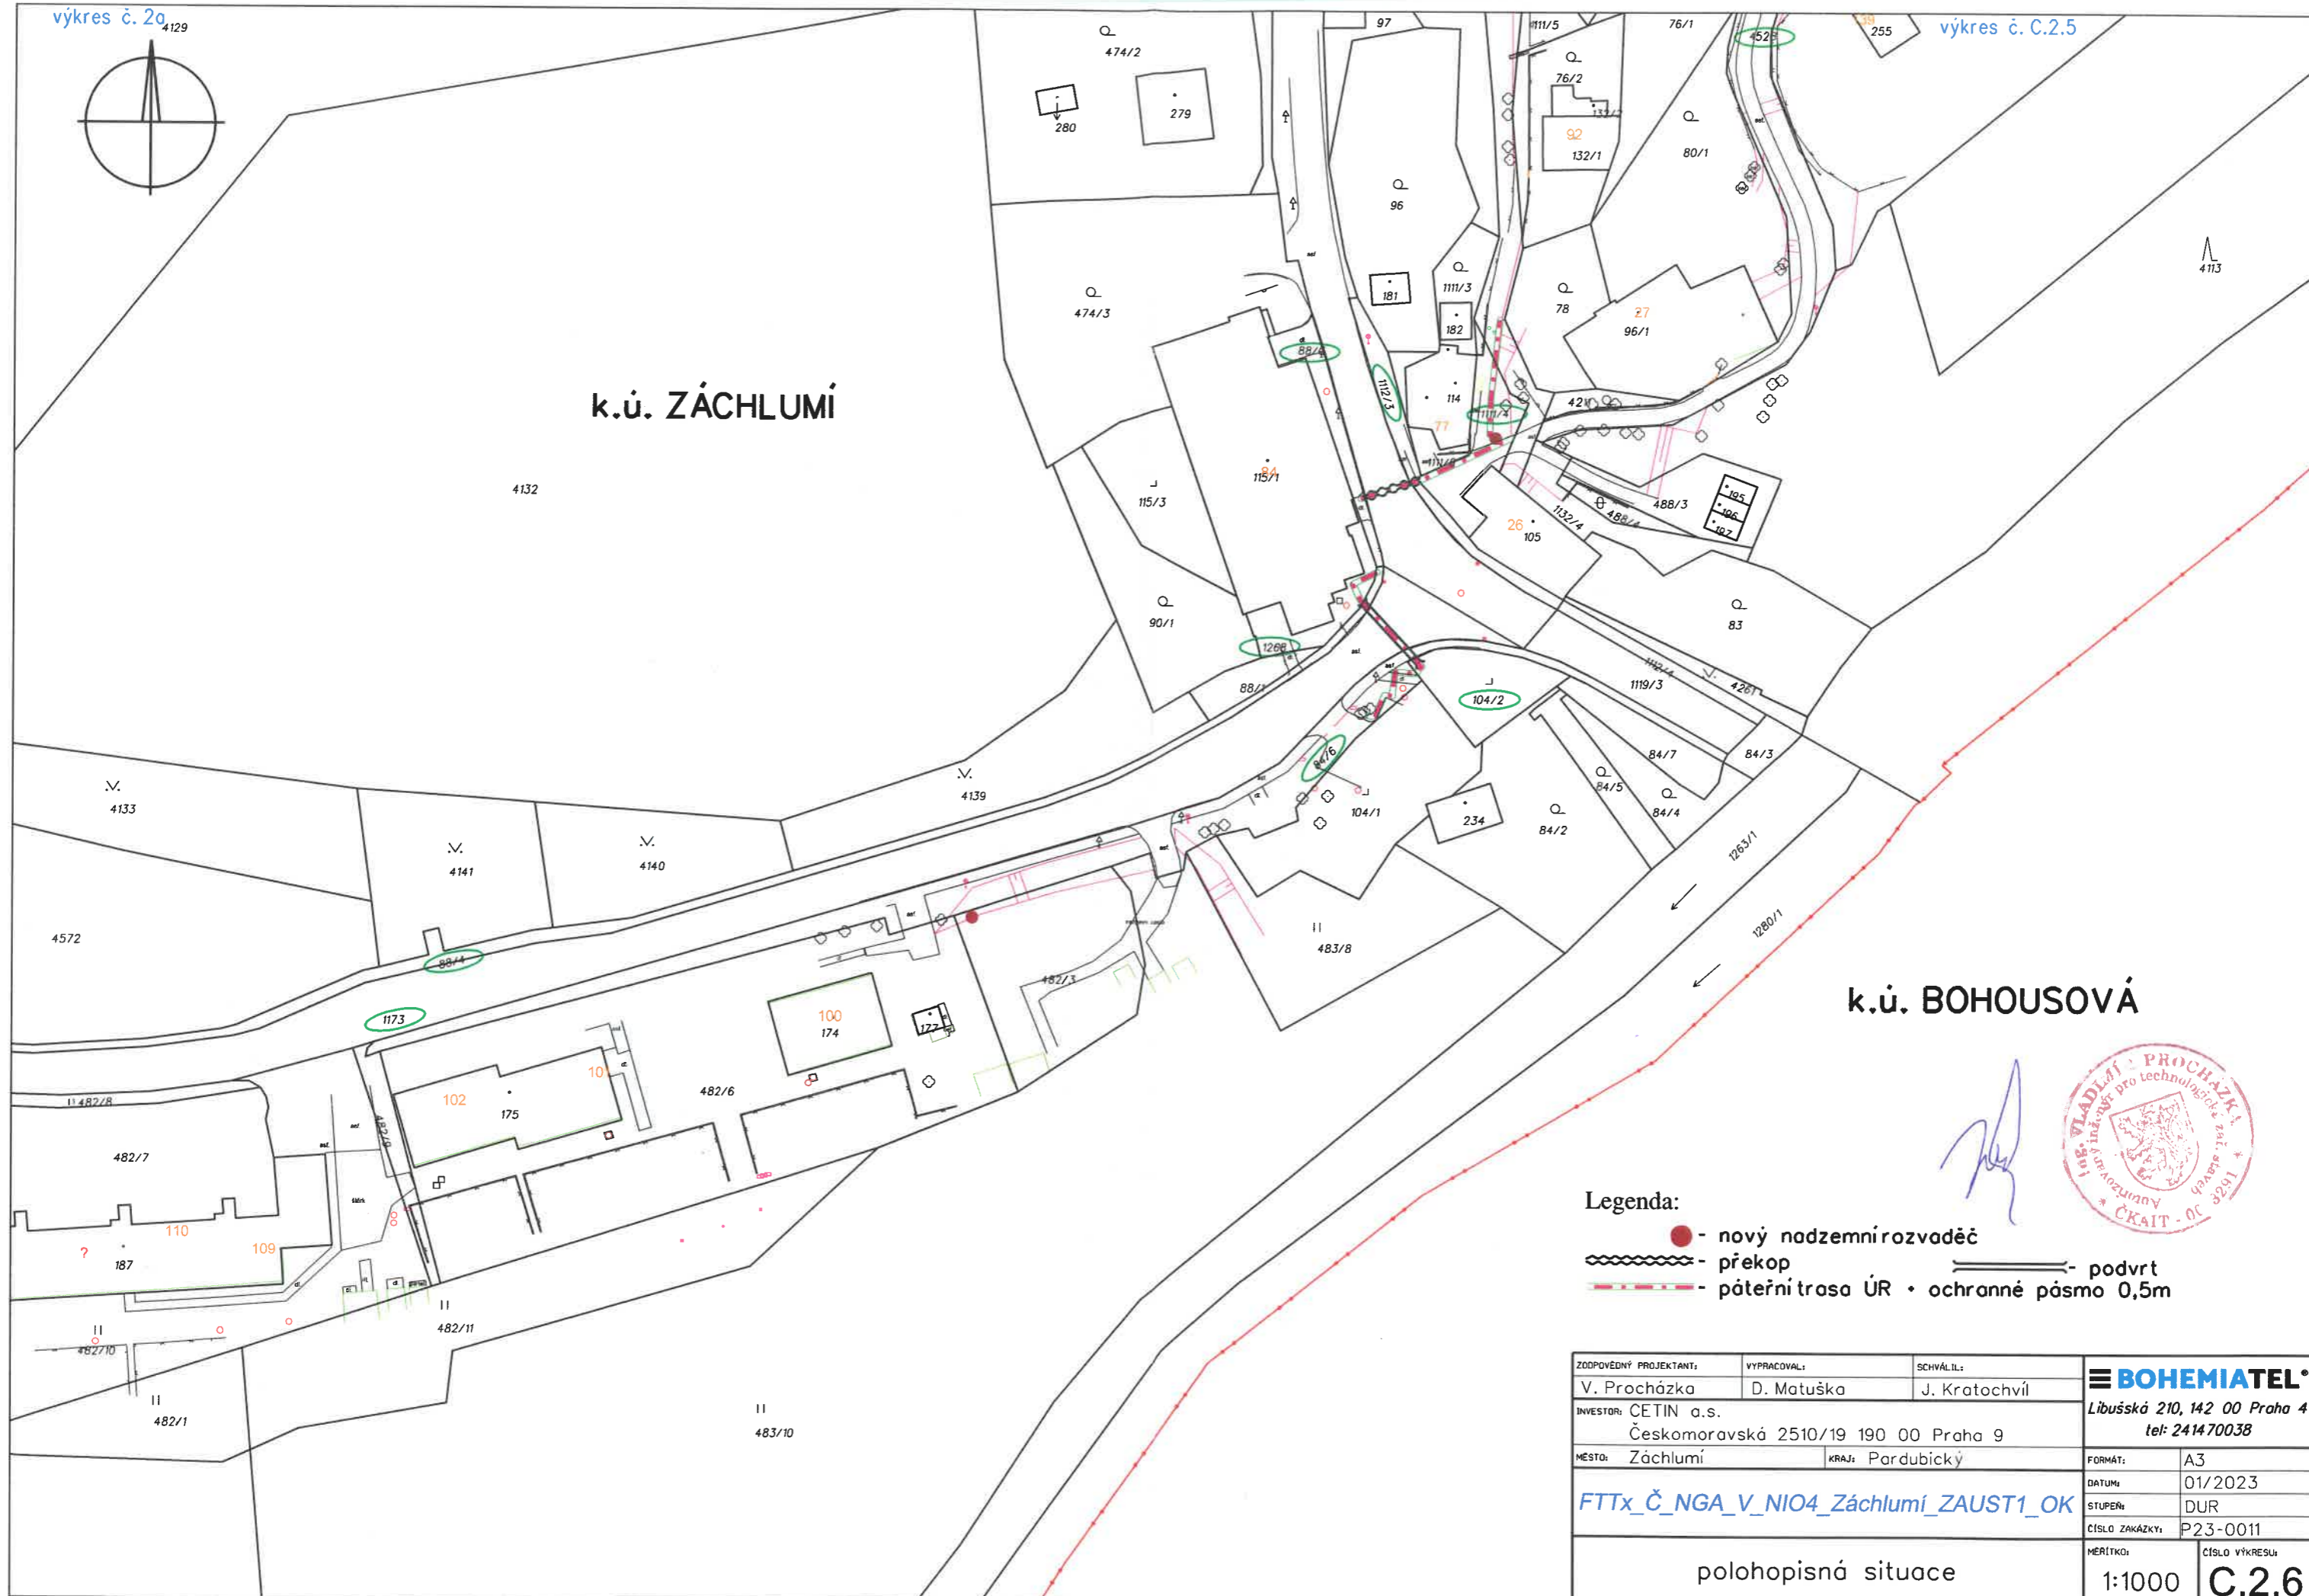


k.ú. ZÁCHLUMÍ

k.ú. BOHOUSOVÁ



- Legenda:**
- - nový nadzemní rozvaděč
 - překop
 - podvrt
 - páteřní trasa ÚR + ochranné pásmo 0,5m

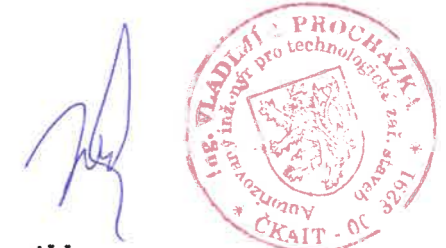

ZODPOVĚDNÝ PROJEKTANT:	VYPRACOVAL:	SCHVÁLIL:	BOHEMIATEL Libušská 210, 142 00 Praha 4 tel: 241470038
V. Procházka	D. Matuška	J. Kratochvíl	
INVESTOR: CETIN a.s. Českomoravská 2510/19 190 00 Praha 9			FORMÁT: A3
MĚSTO: Záchlumí	KRAJ: Pardubický		DATUM: 01/2023
FTTx_Č_NGA_V_NIO4_Záchlumí_ZAUST1_OK			STUPEŇ: DUR
polohopisná situace			ČÍSLO ZAKÁZKY: P23-0011
			MĚŘÍTKO: 1:1000
			ČÍSLO VÝKRESU: C.2.6